


SCHEMA UNIFILARE IN PIANTA IMPIANTO ELETTRICO FORZA MOTRICE, ILLUMINAZIONE ORDINARIA E D'EMERGENZA
Scala 1:50

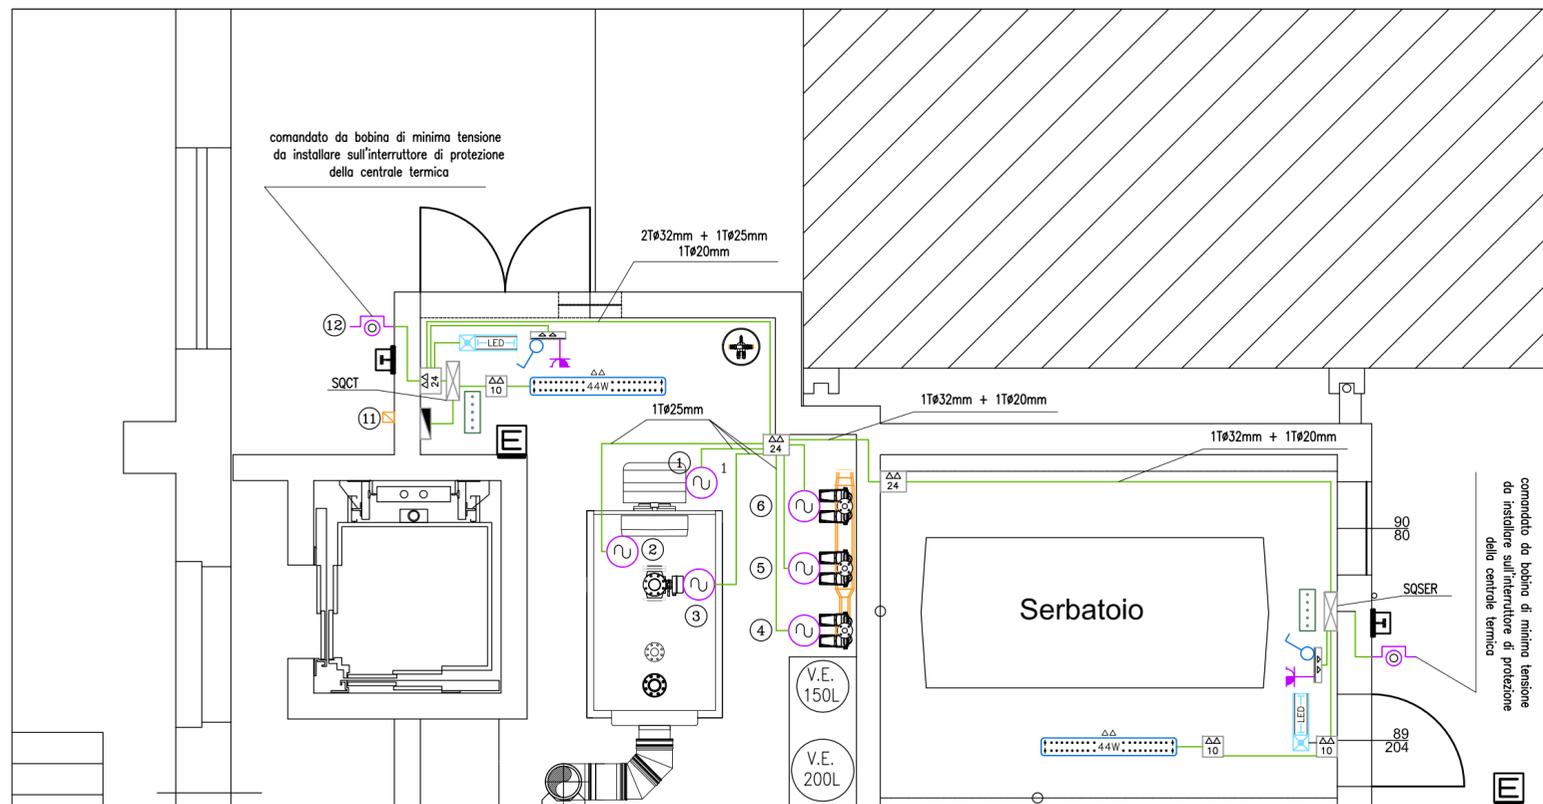

PIANO SEMINTERRATO P-1

POSIZIONE COMPONENTI CENTRALE TERMICA IN PIANTA

TABELLA DELLO STIPAMENTO MASSIMO DEI CONDUTTORI CONSENTITO NELLE TUBAZIONI

Sezione Conduttore in mmq	Numero conduttori tipo FS17								
	Diametro esterno delle tubazioni tipo FK o RK in mm								
1,5	Ø 16	Ø 16	Ø 16	Ø 16	Ø 20	Ø 20	Ø 25	Ø 25	Ø 25
2,5	Ø 16	Ø 16	Ø 20	Ø 20	Ø 25	Ø 25	Ø 25	Ø 32	Ø 32
4	Ø 16	Ø 20	Ø 20	Ø 25	Ø 25	Ø 32	Ø 32	Ø 32	Ø 40
6	Ø 20	Ø 20	Ø 25	Ø 25	Ø 32	Ø 32	Ø 32	Ø 40	Ø 40
10	Ø 25	Ø 25	Ø 25	Ø 32	Ø 32	Ø 40	Ø 40	Ø 50	Ø 50
16	Ø 25	Ø 32	Ø 32	Ø 40	Ø 40	Ø 50	Ø 50	Ø 50	Ø 63
25	Ø 32	Ø 40	Ø 40	Ø 50	Ø 63	-	-	-	-
35	Ø 40	Ø 50	Ø 50	Ø 63	-	-	-	-	-

LEGENDA

- cassetta a parete IP55 100x100x50
- cassetta a parete IP55 240x190x90
- centralina climatica
- quadro elettrico (simbolo generale)
- cassetta portafrutti stagno a parete 3 moduli
- Interruttore 1 polo
- pulsante sottovetro
- presa 10-16A 230Vca 2P+T multistandard
- collettore
- punto d'alimentazione apparecchiatura elettrica
- punto luce d'emergenza autonomo
- apparecchio echo disano LED 44W 5670lm stagno IP65



COMUNE di SORSO

Provincia di Sassari

2° SETTORE GESTIONE DEL TERRITORIO
Servizio 2.2 - Lavori Pubblici, Espropriazioni,
Politiche ambientali e Patrimonio

PROGETTO ESECUTIVO

*INTERVENTI DI MANUTENZIONE STRAORDINARIA,
ADEGUAMENTO NORME, MESSA IN SICUREZZA,
EFFICIENTAMENTO ENERGETICO - EDIFICIO SCOLASTICO,
POTENZIAMENTO SPAZI EXTRASCOLASTICI,
ABBATTIMENTO BARRIERE ARCHITETTONICHE*

SCUOLA PRIMARIA AZUNI

(Fondi ISCOL@ annualità 2017)

ELABORATO GRAFICO

SCHEMA UNIFILARE IN PIANTA IMPIANTO ELETTRICO FORZA
MOTRICE, ILLUMINAZIONE ORDINARIA E D'EMERGENZA

TAVOLA

5

DATA: DICEMBRE 2018

UFFICIO TECNICO
Servizio Lavori Pubblici
Via Sennori, 9/B - 07037 SORSO (SS)
Tel. 079 3392352 - Fax 079 5620269
E-Mail: info.llpp@comune.sorso.ss.it

PROGETTAZIONE
Ufficio Tecnico - Servizio LL.PP.

Ing. Maurizio LORIGA Geom. Gabriele FALCHI

COLLABORATORI
Ufficio Tecnico - Servizio LL.PP. - Arch. Elisabetta Puggioni